


905

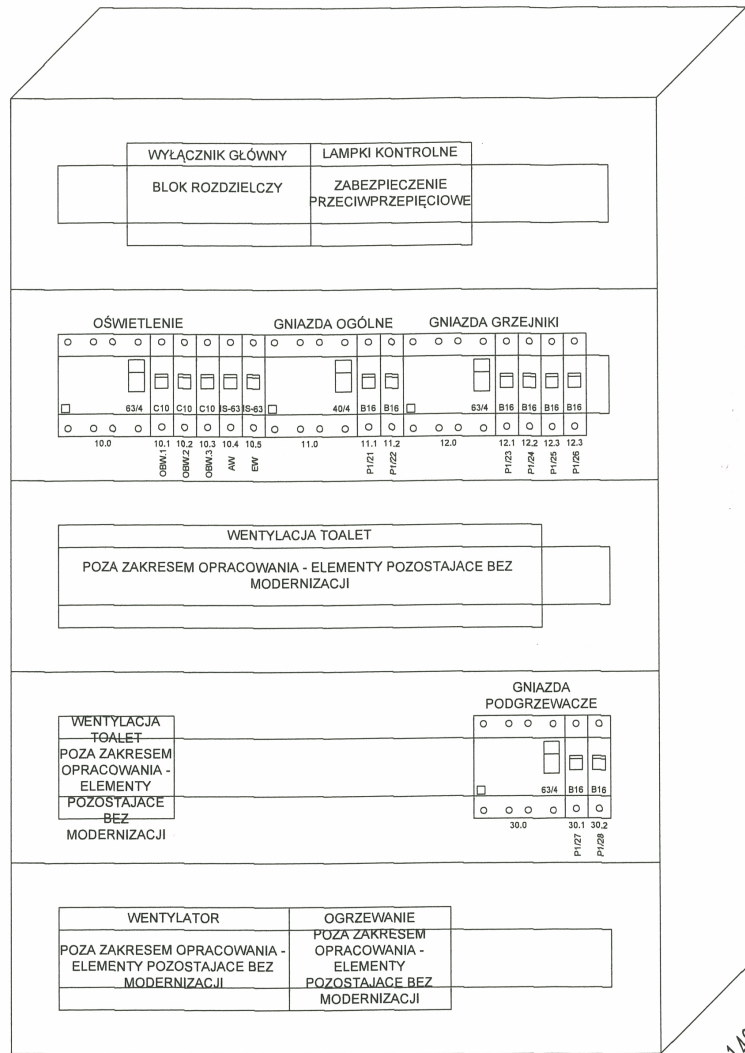

600

**ROZDZIELNIA  
5x24  
PODTYNKOWA**

140

**LEGENDA :**

**URZĄD MIASTA STOLECZNEGO WARSZAWY  
URZĄD DZIELNICY BEMOWO  
WYDZIAŁ ARCHITEKTURY I BUDOWNICTWA  
dla DZIELNICY BEMOWO  
ul. Powstańców Śląskich 70, 01-381 Warszawa  
tel. 22 443 77 50  
-2-**

**Investor: Miasto Stołeczne Warszawa  
Ośrodek Sportu i Rekreacji  
dla Dzielnicy Bemowo**

**Proj. RAJ Architekci Jakub Raczek**  
ul. Rydygiera 13a/97, 01-793 Warszawa  
tel.: 607-768-958, e-mail: kubarech@gmail.com

**Investycja:** Projekt przebudowy wybranych pomieszczeń w budynku szatniowo sanitarnym "C" Bemowskiego Ośrodka Piki Nożnej  
**Adres:** ul. Obrońców Tobruku 11, 01-494 Warszawa  
dz. ew. nr. 73/1 obręb 6-15-01 *data 25.09.18*

**Przedmiot: INSTALACJA ELEKTRYCZNA**

**Specjalność: Elektryczna** **Faza: BUDOWLANY**

**Projektował:** mgr inż. Paweł Oldziej **MAZ/0587/ /PWBE/16** *Oldziej*

**Zespół:** mgr inż. Przemysław Krawczak

**Data:** 09/2018 **Skala:** 1:100 **Numer rysunku:** E-03 **Revizja:** --

ROZPORZĄDZENIE MINISTRA OBRONNOŚCI I REZERWY WYKONANYCH RYSUNKÓW, A PONADTO UMIESZCZANIE W SYSTEMACH DANYCH - ZA WYJĄTKIEM WŁASNYCH ORGANÓW ADMINISTRACJI PRZEKAZYWANIE W JAKIEJKOLWIEK FORMIE, W TYM ELEKTRONICZNEJ, MECHANICZNEJ, FOTOKOPII, REPRODUKCJI, PRZEKAZU ROKU DOKONYWANIE ZMIAN BEZ ZGODY AUTORA JEST ZABRONIONE I PODLEGA ODPOWIEDZIALNOŚCI KARNEJ Z MOCY ART. 116, 117, 118 USTAWY Z DNIA 14 LUTEGO 1994 R. O FRAKIE AUTORSKIM I PRAWACH POKREWNYCH. (DZ.U. NR. 24 POZ. 83 Z 1994 R.)